

全体平面図



いの町			
工事種別	R上水第31号 令和8年度 町道五反田本線改良工事に伴う配水管移設工事		
図面名称	全体平面図	縮尺	1:1000
工事箇所	吾川郡いの町 北内 地内		
設計種別		図面番号	1 / 2
事業者名	いの町役場上下水道課		

- ※密着種はHPE(水配剤大用ポリエチレン)を使用すること。
- ※継手部はF(電気融接)継手とすること。
- ※F継手は参考方法の4、使用材料に応じて切替調整を行うこと。
- ※力形異形管種は、本体強度と耐脆点に適合を具付すること。
- ※鋼鉄製異形管管理種には、ポリウレタンスリッドを被覆すること。
- ※表で設けの異管を使用せず、許容応力範囲内の管種に布設すること。
- ※管種は、管種・口径・管径等は指定のため、試掘を行い確認すること。
- ※水路等の下掘りが必要なる場合は、監督職員と協議すること。
- ※直線種は20m毎に1箇所設け管表示ピンを設置すること。
- ※水曲り、分岐部は20m毎に1箇所設け管表示ピンを設置すること。




 

HPPE	
口径	許容曲げ半径
φ75	7.0m
φ100	9.5m

仕切弁BOX d=1000用

消火栓BOX d=1000用

※原則、舗装構成は現状復旧とすること。
※舗装構成が現状と異なる場合、発注者と協議すること。

φ 100 As両切 d=1.0

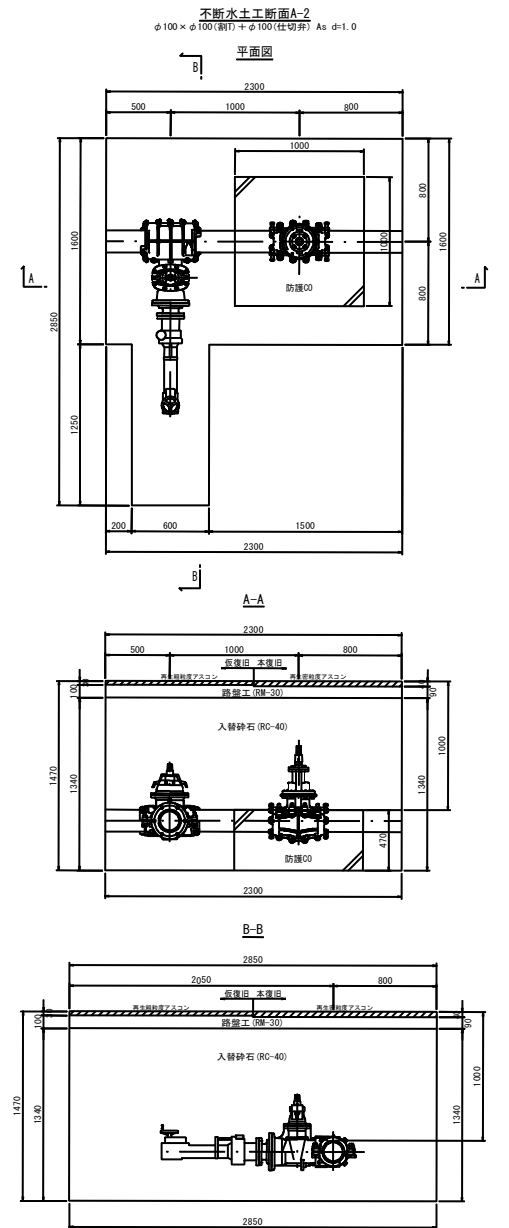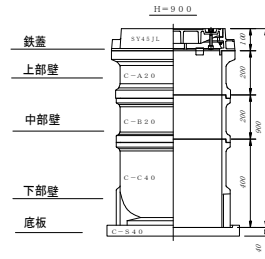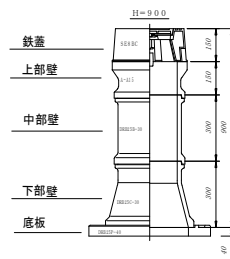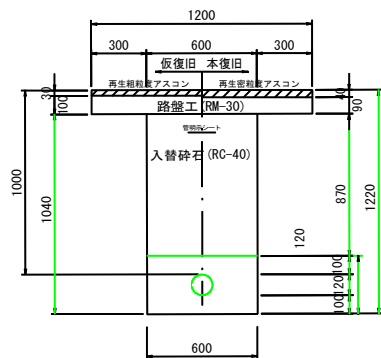

工事名	R上水第31号 令和1年度 駒蓮玉豆田本線改良工事に伴う配水管修繕工事		
図面名	配管詳細図		
作成年月日			
縮尺	1:20	図面番号	2 / 2
会社名			
事業者名	いのり役場 上下水道課		